


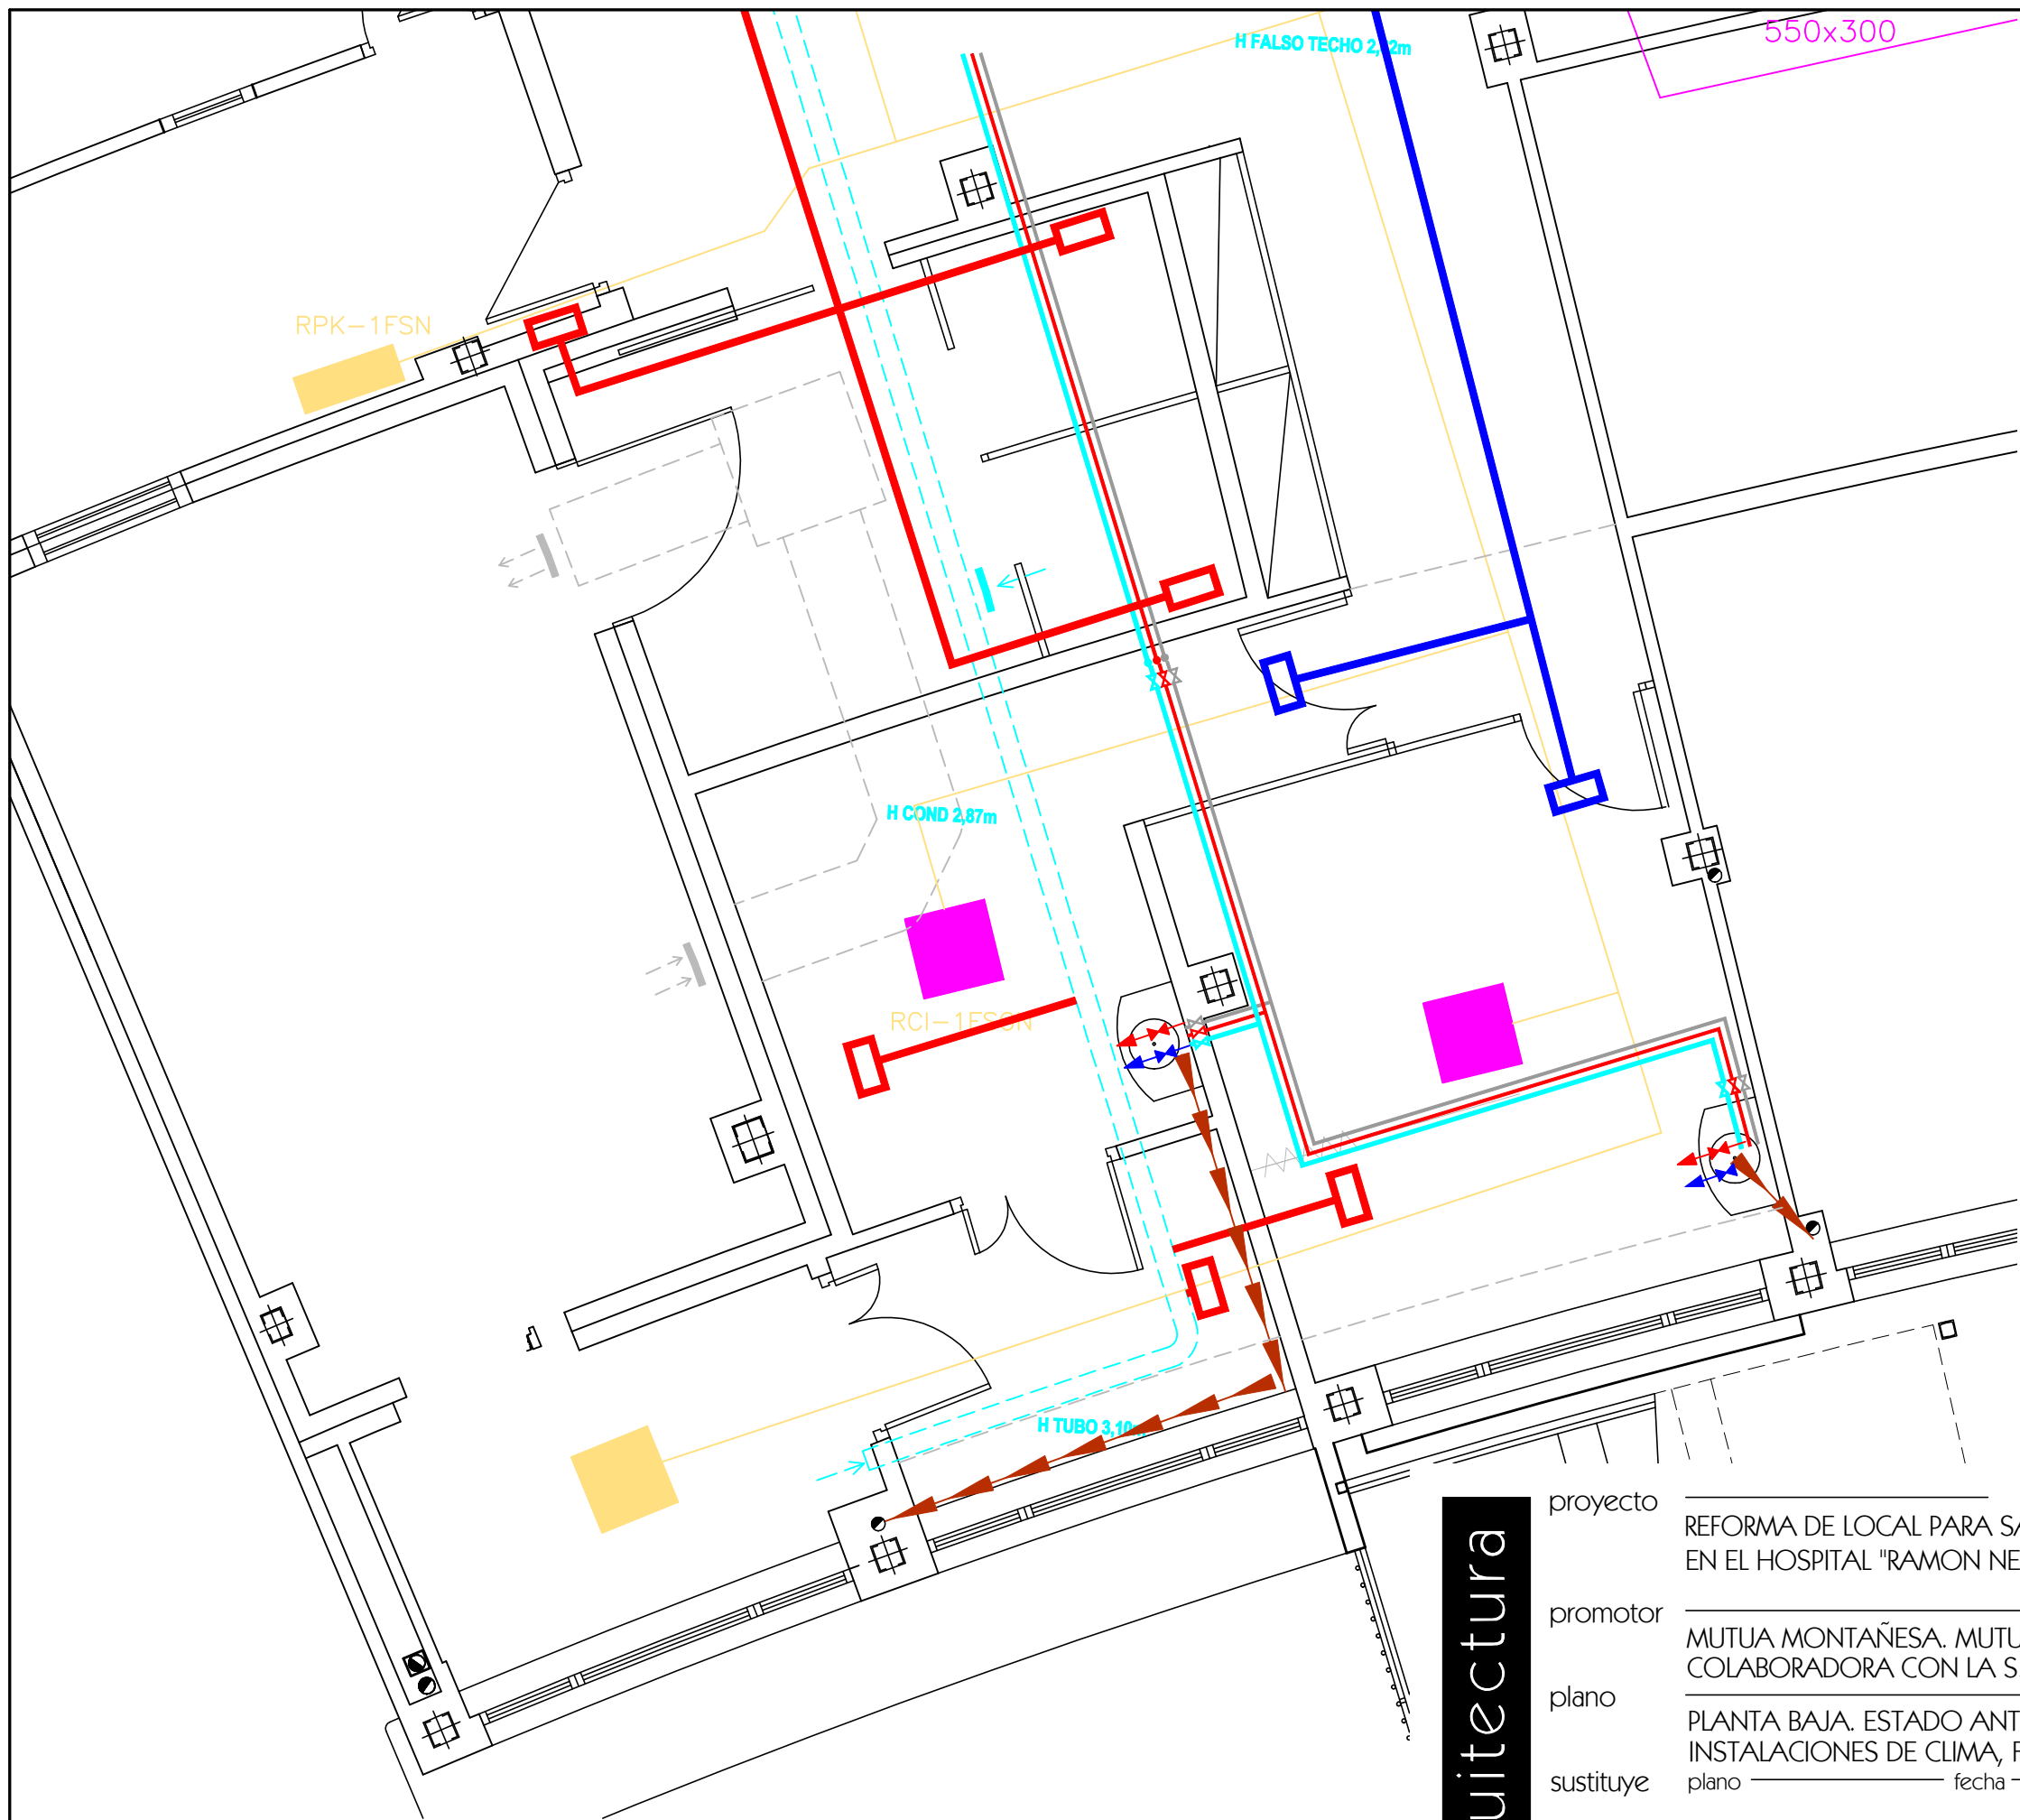

SIMBOLOGIA CLIMATIZACION

- FANCOIL EXISTENTES
- REJILLA DE RETORNO 325X165mm
- REJILLA DE APORTACION DE AIRE 325X165mm
- CONDUCTO RETORNO 150X100mm
- CONDUCTO APORTACION 150X100mm
- CONDUCTO RETORNO EXISTENTE

SIMBOLOGIA FONT Y SANEAM

- RED DE SANEAMIENTO
- LLAVES DE CORTE
- TOMAS DE ACS
- RED AGUA CALIENTE. POLIETILENO RETICULADO D=20X1,9mm
- RED AGUA FRIA. POLIETILENO RETICULADO D=20X1,9mm
- RED RETONO. POLIETILENO RETICULADO D=16X1,8mm

arquitectura

proyecto REFORMA DE LOCAL PARA SALA DE T.A.C. EN EL HOSPITAL "RAMON NEGRETE"

promotor MUTUA MONTAÑESA. MUTUA COLABORADORA CON LA S. SOCIAL Nº7

plano PLANTA BAJA. ESTADO ANTERIOR

sustituye instalaciones DE CLIMA, FONT Y SANEAM

datos plano _____ fecha _____

escala 1/50 fecha MAR-21 ref 05-20

conforme luis castillo arenal la propiedad

e s t u d i o

ISO 9001 UKAS QUALITY MANAGEMENT

A04

l u i s c a s t i l l o

DIBUJADO: