


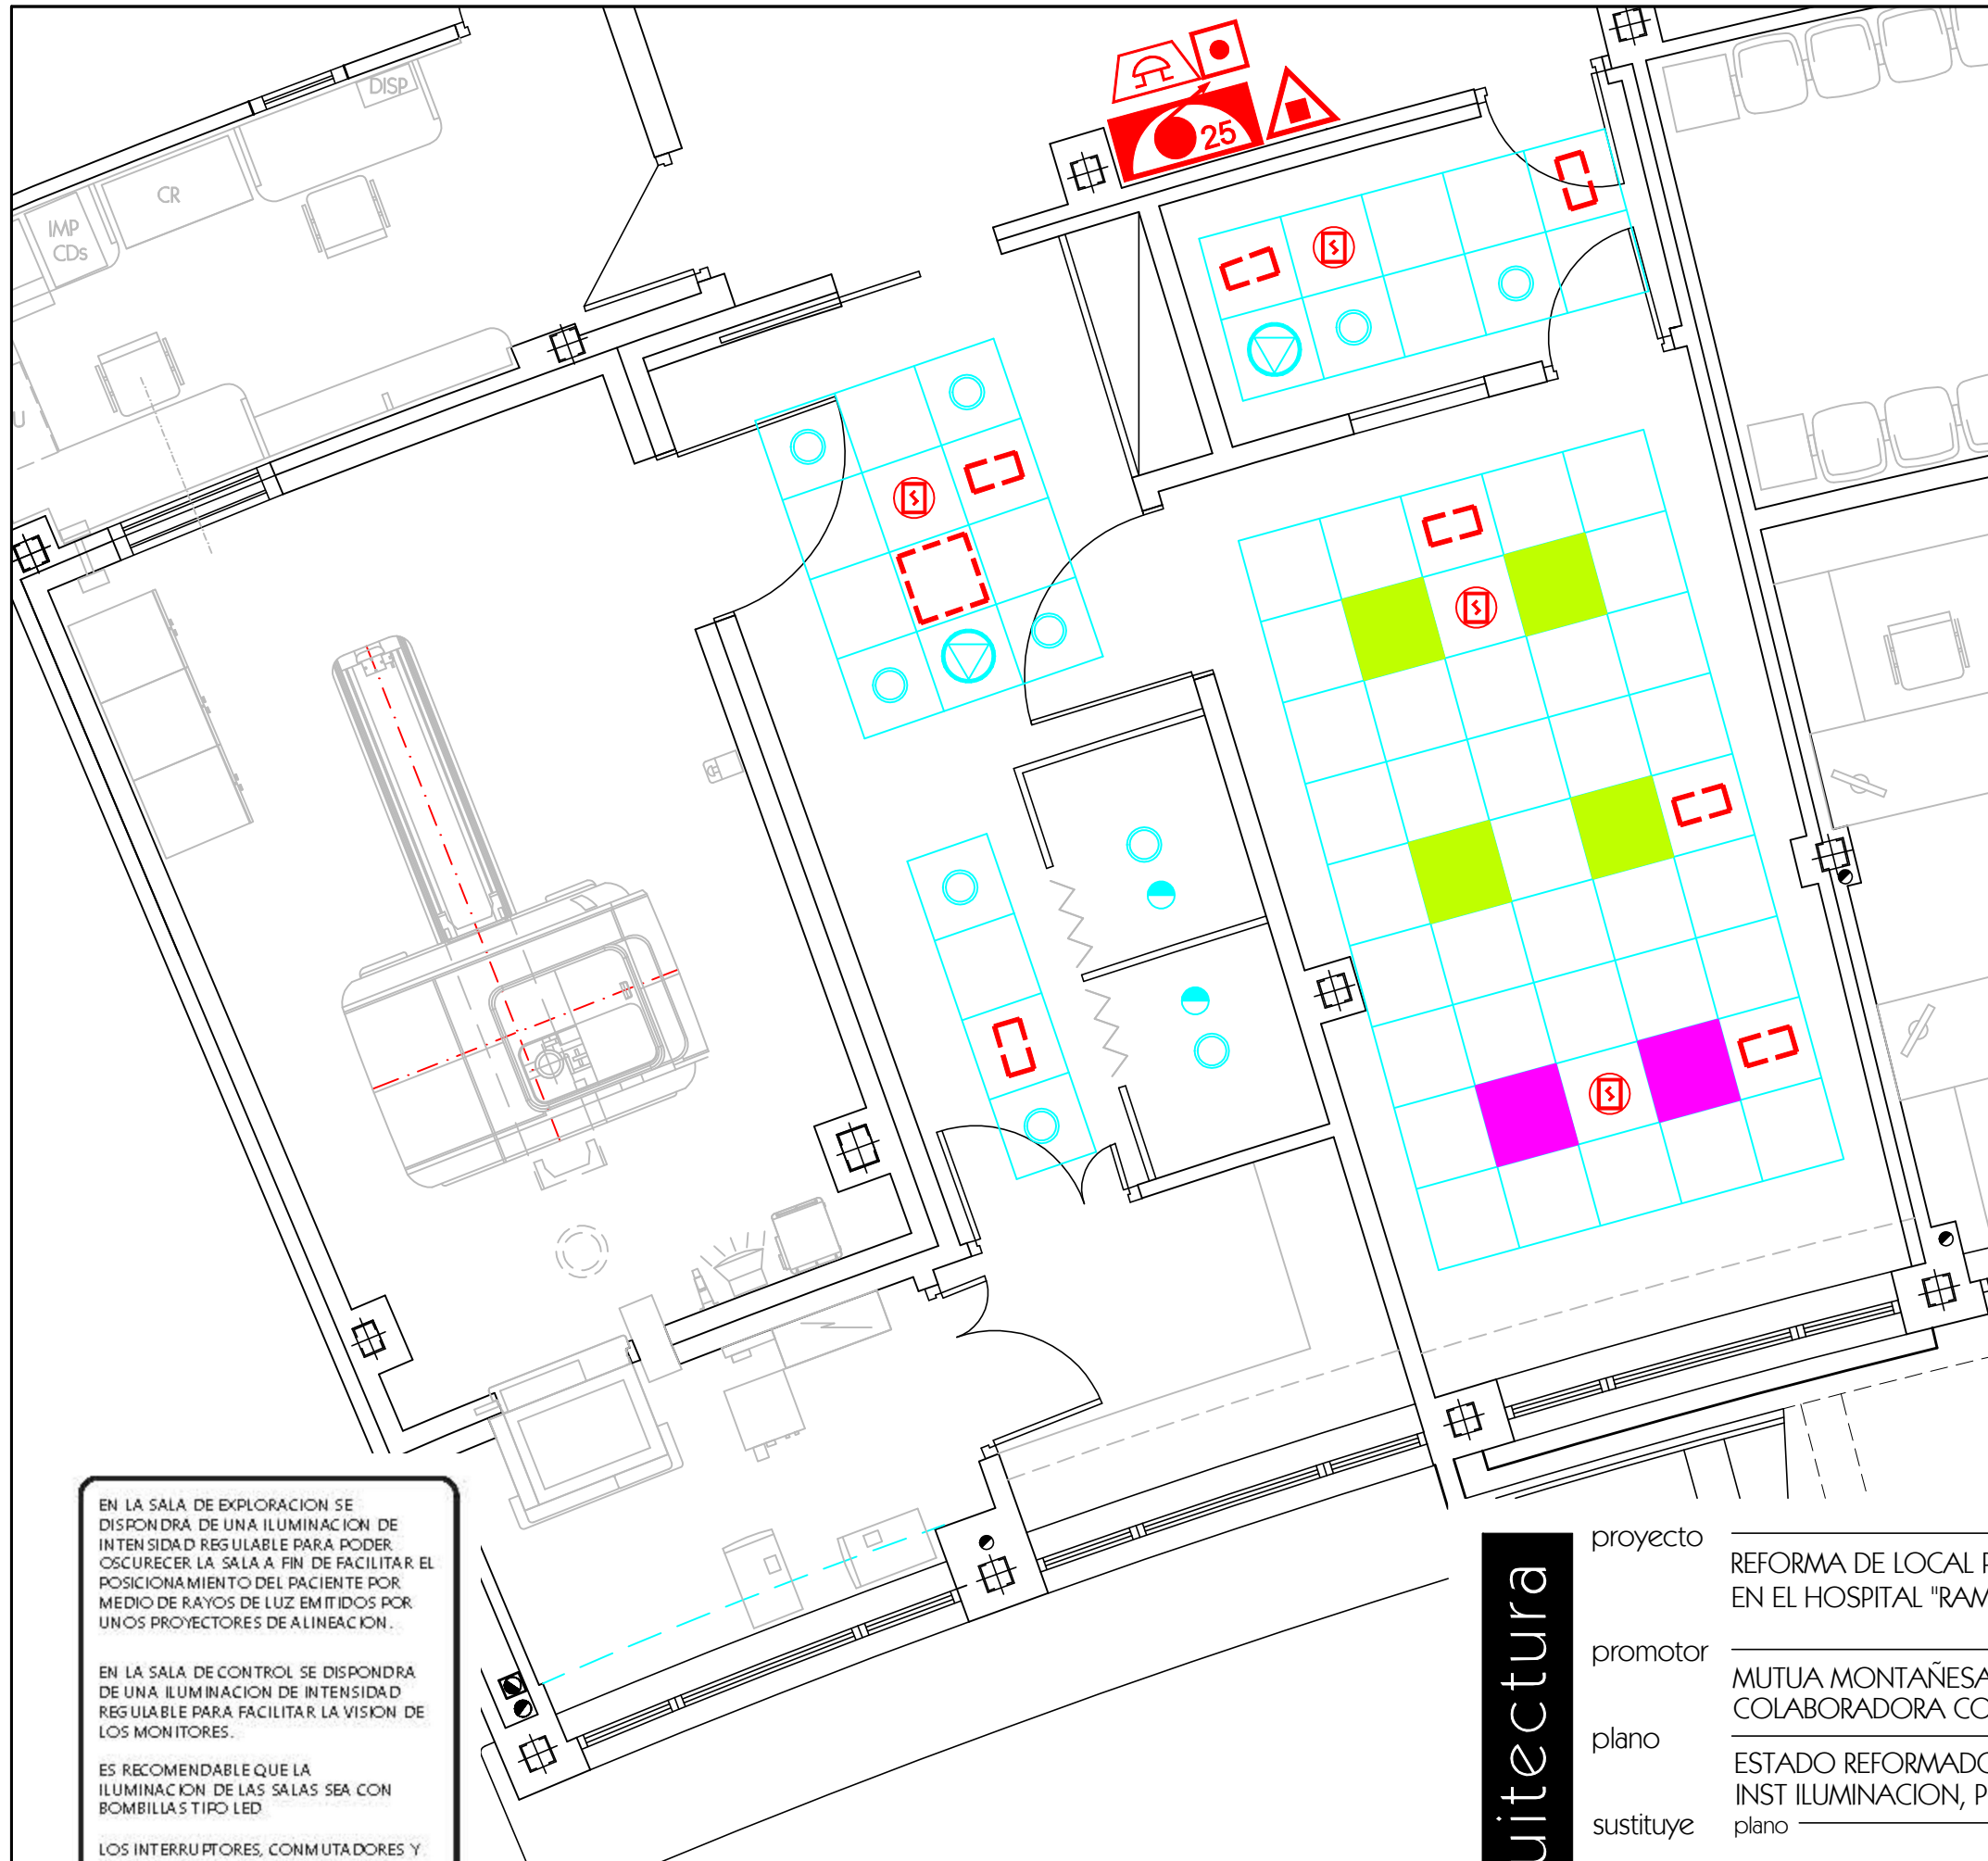

SIMBOLOGIA TECHOS

-  FALSO TECHO CONTINUO DE PLADUR HORIZONTAL
-  FALSO TECHO DESMONTABLE DE BANDEJAS MICROPERFORADAS DE ALUMINIO PRELACADO COLOR BLANCO RAL 9010 600X600 mm

INSTALACION MEGAFONIA

-  ALTAVOZ 32 OHM (A REUBICAR)

INSTALACION PCI

-  DETECTOR OPTICO DE HUMOS (A REUBICAR)

INSTALACION ILUMINACION

MATERIAL		FABRIC.	UNIDADES
	ALUMBRADO DE EMERGENCIA MODELO SOL (ENRASADAS A TECHO)	DAYSALUX	-
	DOWNLIGHT MODELO RA20DIXIT LED COLOR BLANCO (A REUBICAR)	IVELA	-
	LUMINARIA EMPOTRADA MOD. PANEL LED 60X60 CM (A REUBICAR) COLOR BLANCO. (REGULABLE EN INTENSIDAD)	LED BOX	-
	LUMINARIA EMPOTRADA MOD. PANEL LED 60X60 CM (NUEVO) COLOR BLANCO. (REGULABLE EN INTENSIDAD)	LED BOX	-
	UBICACIONES EQUIPOS DE CLIMATIZACION Y REJILLAS		
	DETECTOR DE MOVIMIENTO.		

EN LA SALA DE EXPLORACION SE DISPONDRA DE UNA ILUMINACION DE INTENSIDAD REGULABLE PARA PODER OSCURECER LA SALA A FIN DE FACILITAR EL POSICIONAMIENTO DEL PACIENTE POR MEDIO DE RAYOS DE LUZ EMITIDOS POR UNOS PROYECTORES DE ALINEACION.

EN LA SALA DE CONTROL SE DISPONDRA DE UNA ILUMINACION DE INTENSIDAD REGULABLE PARA FACILITAR LA VISION DE LOS MONITORES.

ES RECOMENDABLE QUE LA ILUMINACION DE LAS SALAS SEA CON BOMBILLAS TIPO LED

LOS INTERRUPTORES, CONMUTADORES Y REGULADORES DE LUZ, DEBEN ESTAR SITUADOS LO MAS CERCA POSIBLE DE LA CONSOLA DE CONTROL.

arquitectura

proyecto REFORMA DE LOCAL PARA SALA DE T.A.C. EN EL HOSPITAL "RAMON NEGRETE"

promotor MUTUA MONTAÑESA. MUTUA COLABORADORA CON LA S. SOCIAL Nº7

plano ESTADO REFORMADO

sustituye INST ILUMINACION, PCI Y MEGAFONIA.

datos plano _____ fecha _____ ref _____

escala 1/50 fecha MAR-21 05-20

conforme luis castillo arenal la propiedad

e s t u d i o

