


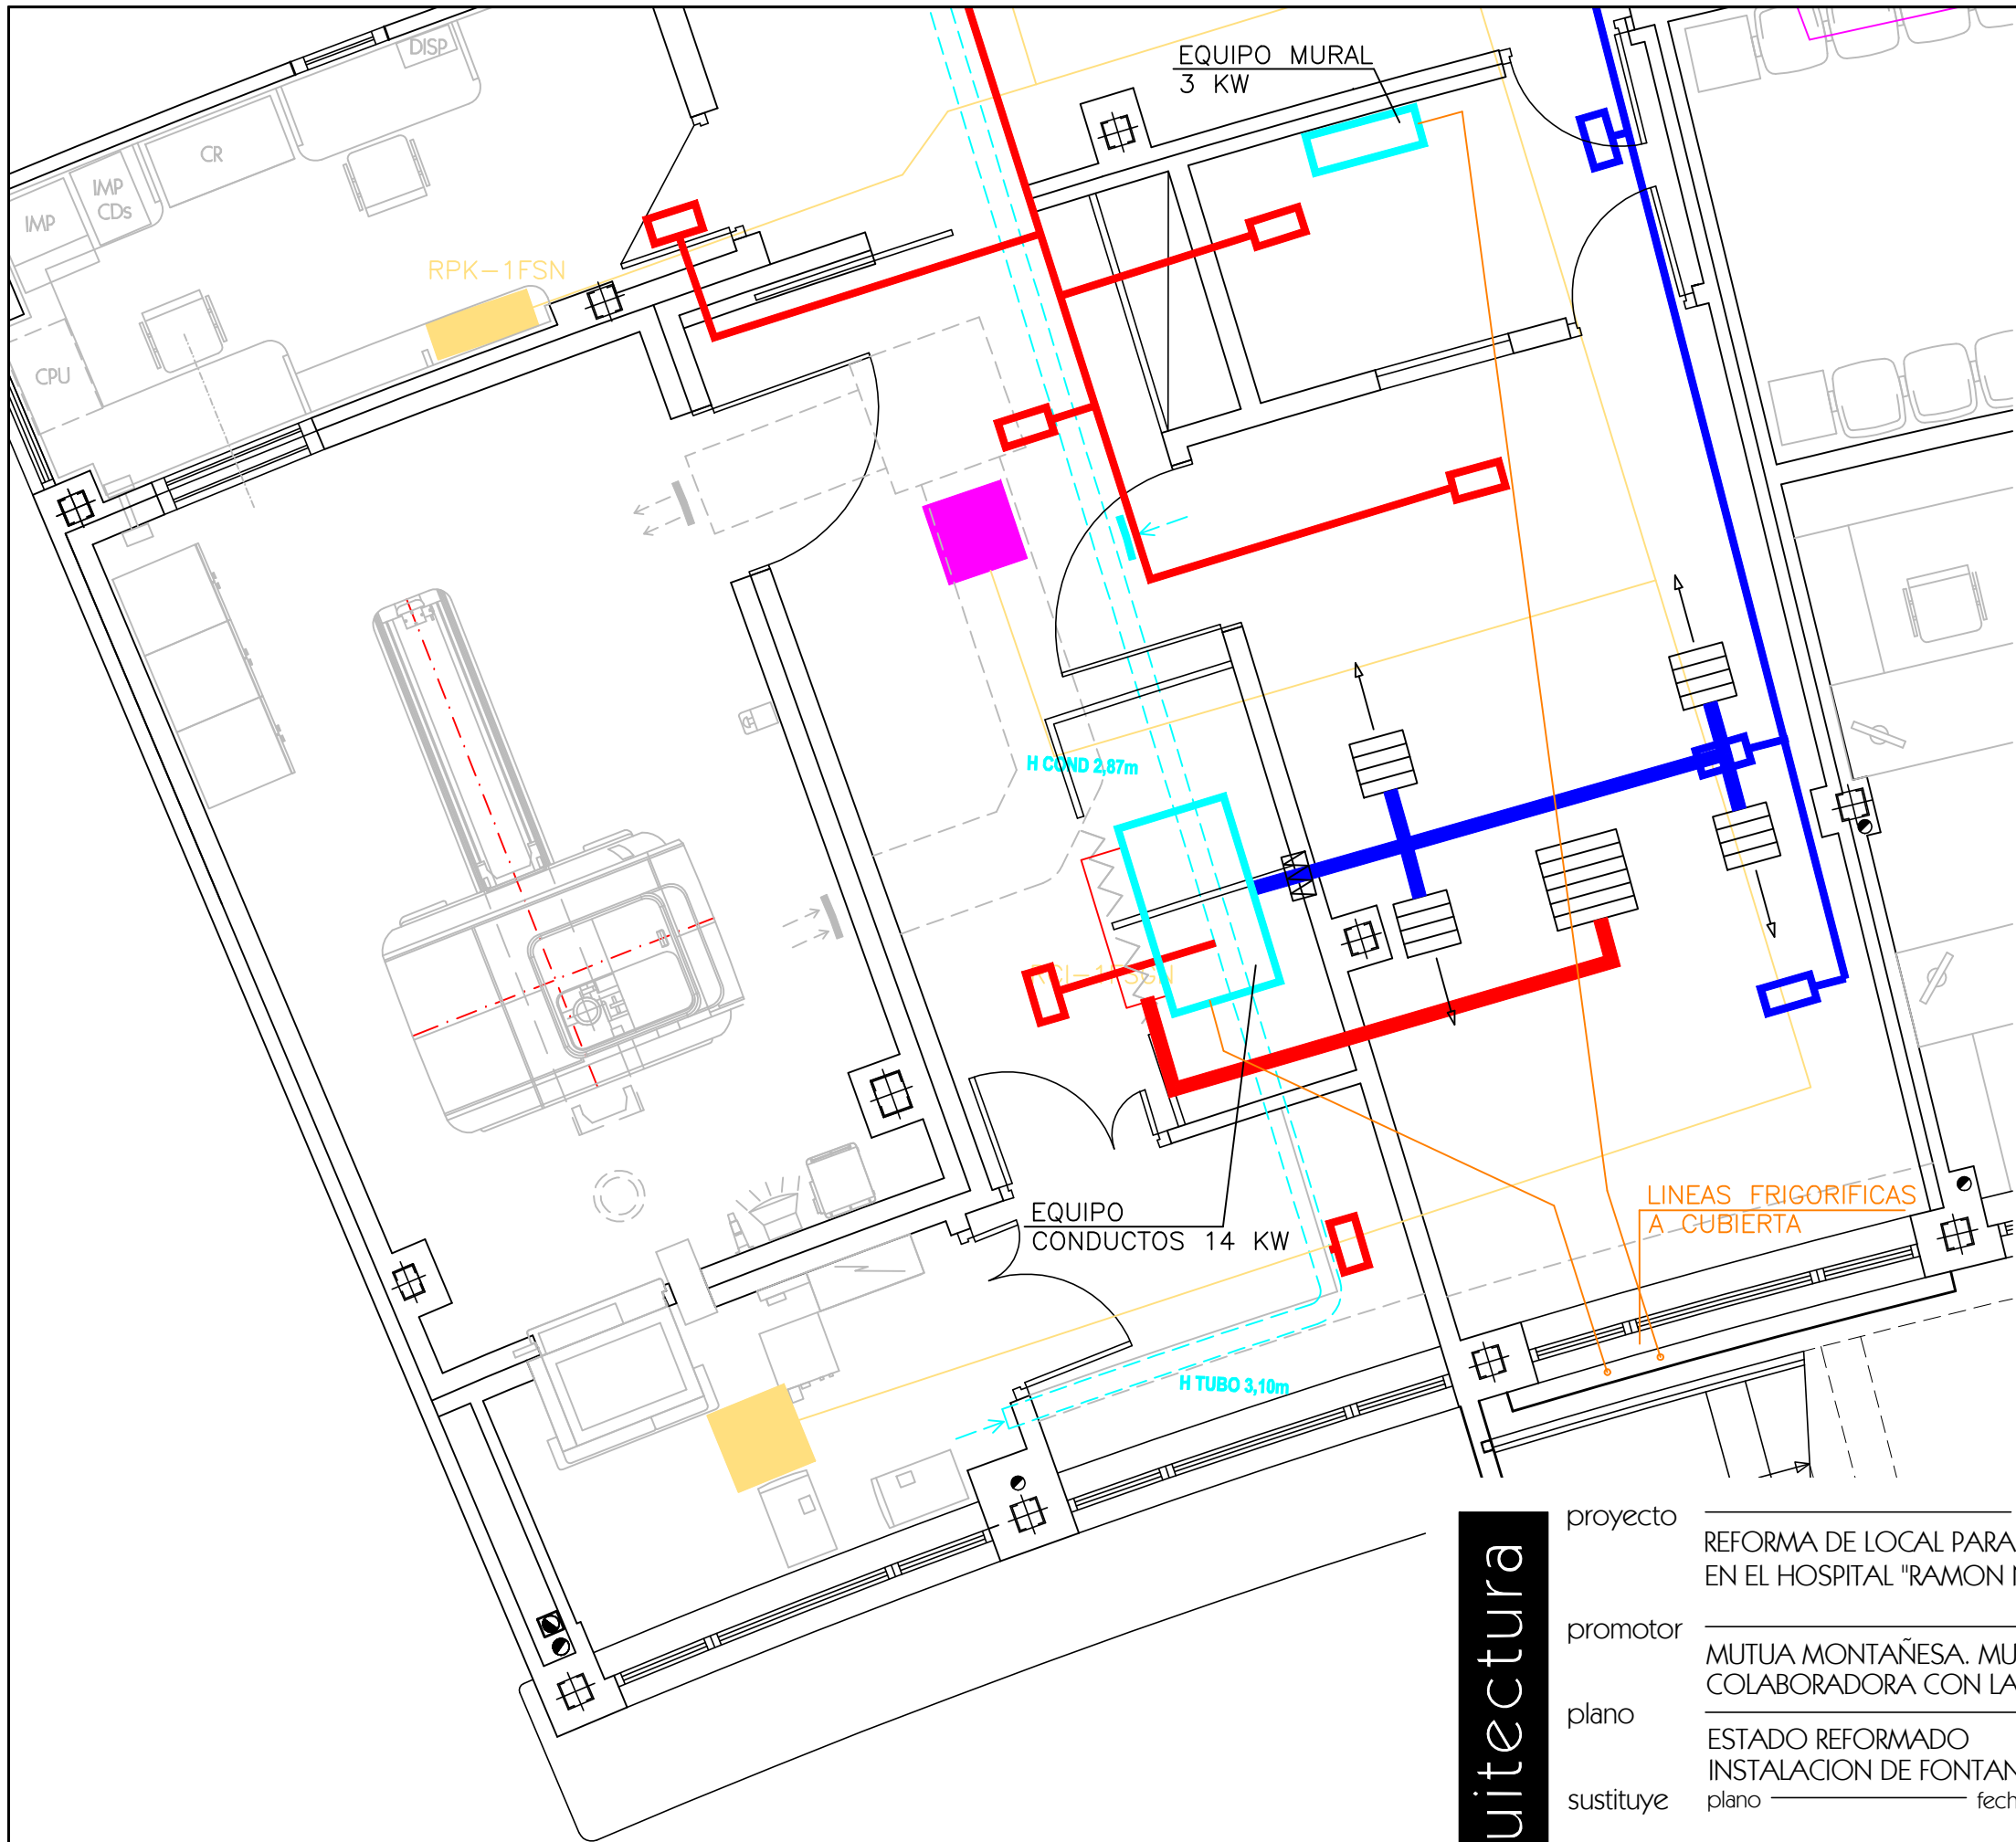

Salas	Generación de calor (*) máxima normal		Rango de temperatura	Variación Temperatura	Temperatura Recomenda	Humedad relativa
Sala de exploración	11094 Kcal	5590 Kcal	20°C - 26°C	±2°C/h	24°C	40% - 80%
Sala de control	344 Kcal	6.5 Kw	16°C - 28°C	±2°C/h	22°C	40% - 80%
1 kW = 860 Kcal., 1 Kcal = 4,19 kJ						

(*) Máxima: equipo trabajando con paciente de manera continuada
Normal: equipo en estado de no trabajo en paciente (no escaneando)

SIMBOLOGIA CLIMATIZACION

- FANCOIL EXISTENTES REUBICADOS
- REJILLA DE RETORNO
- REJILLA DE APORTACION DE AIRE
- CONDUCTO RETORNO
- CONDUCTO APORTACION
- CONDUCTO RETORNO EXISTENTE

arquitectura

proyecto REFORMA DE LOCAL PARA SALA DE T.A.C. EN EL HOSPITAL "RAMON NEGRETE"

promotor MUTUA MONTAÑESA. MUTUA COLABORADORA CON LA S. SOCIAL Nº7

plano ESTADO REFORMADO

sustituye INSTALACION DE FONTANERIA Y CLIMA.

datos plano _____ fecha _____ ref _____

conforme escala 1/50 fecha MAR-21 05-20 ref _____

la propiedad

estudio

ISO 9001

UKAS

luis castillo

R06